


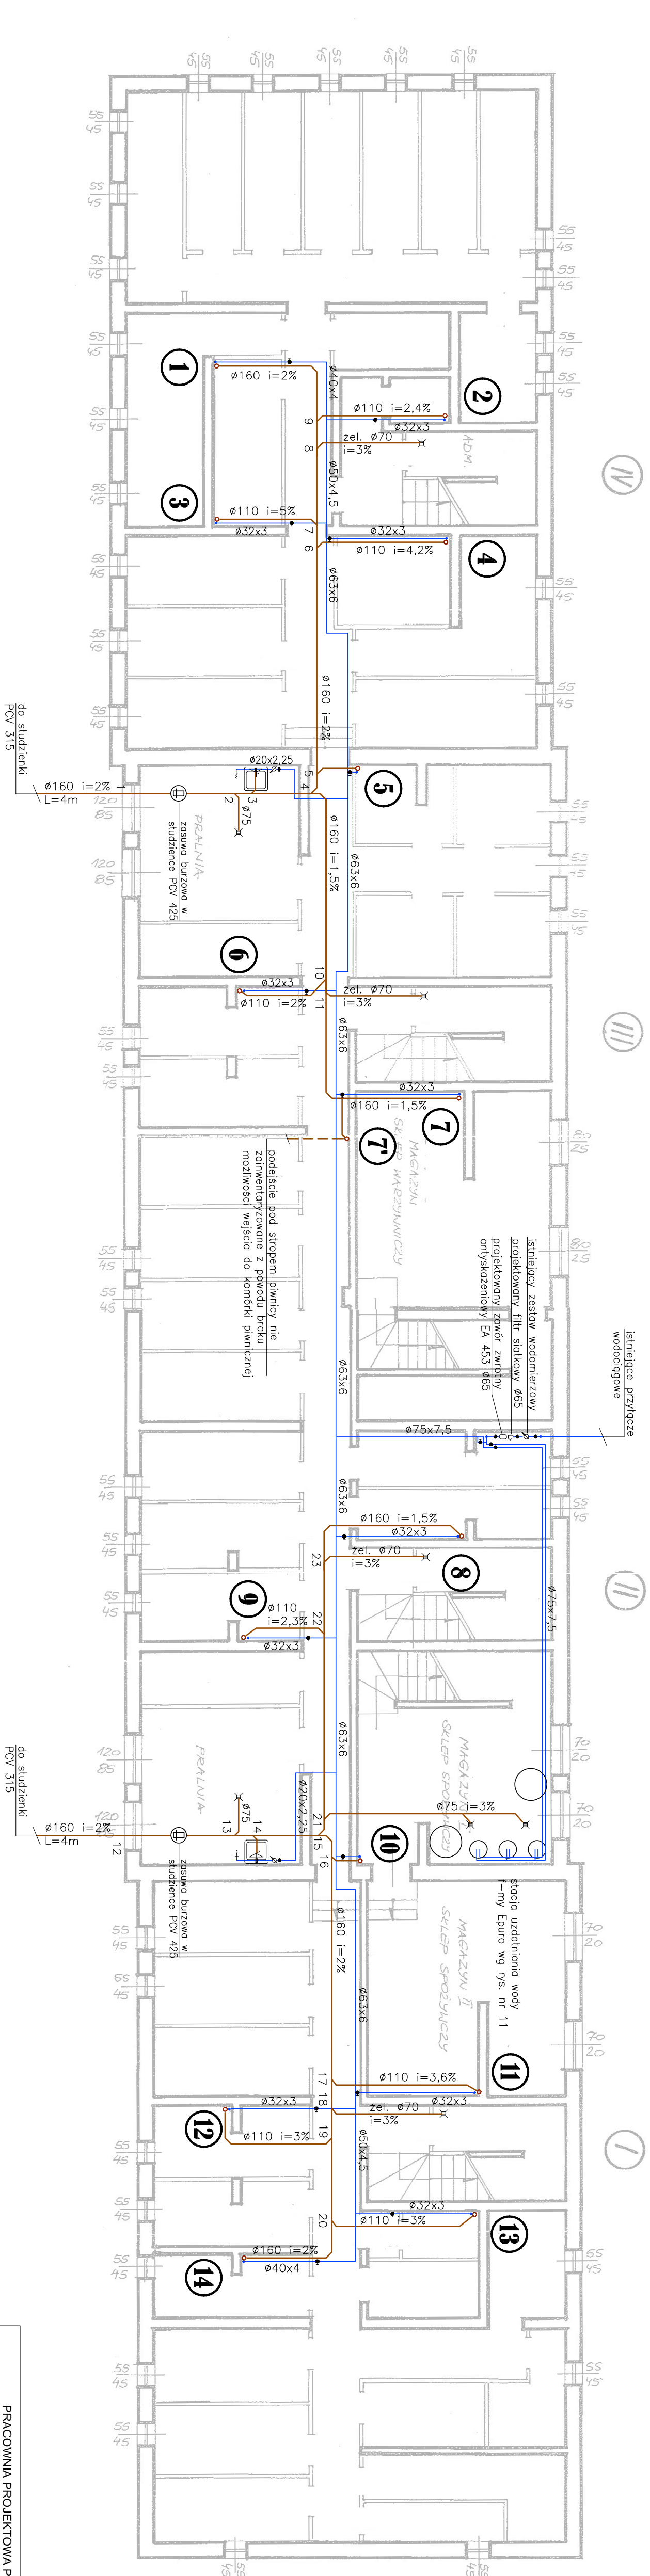

- OZNACZENIA
- projektowana instalacja wody zimnej
 - projektowana instalacja kanalizacji sanitarnej
 - 1 pion wodno-kanalizacyjny

UWAGA:
Podejście od przyboarów zlokalizowanych na parterze do pionów można prowadzić pod stropem piwnic wykorzystując istniejące przebiegi w stropie.
Po inwentaryzacji stwierdzono, że pion 7' obecnie jest nieużytkowany i mógł służyć wcześniej jako obejście wentylacyjne. Podczas robót budowlanych należy zainwentaryzować trasę pionu 7' i jeśli jest on zgodny należy go zdemontować.

PRACOWNIA PROJEKTOWA PROJMAR MARCIN BUDZIŃSKI Kłopot 6 88-100 Inowrocław				tytuł projektu WYMIANA INSTALACJI WODNO-KANALIZACYJNEJ W BUDYNKU WIELORODZINNYM			
nazwa i adres inwestora WSPÓLNOTA MIESZKANIOWA ARMII KRAJOWEJ 16 ul. Armii Krajowej 16, 88-100 Inowrocław				adres inwestycji ul. Armii Krajowej 16, 88-100 Inowrocław			
tytuł rysunku Rzut piwnic - instalacja wodno-kanalizacyjna				nr rys. 2			
projektant mgr inż. Marcin Budziński	nr upr. KUP/0172PWC/S09	data 06.02.2015	podpis				
sprawdził mgr inż. Wojciech Patyk	nr upr. KUP/0068PWC/S08	data 06.02.2015					
tytuł projektu budowlano-wykonawczy	branża Instalacje sanitarne	skala 1:100					