


wydatki
 wydatki
 wydatki

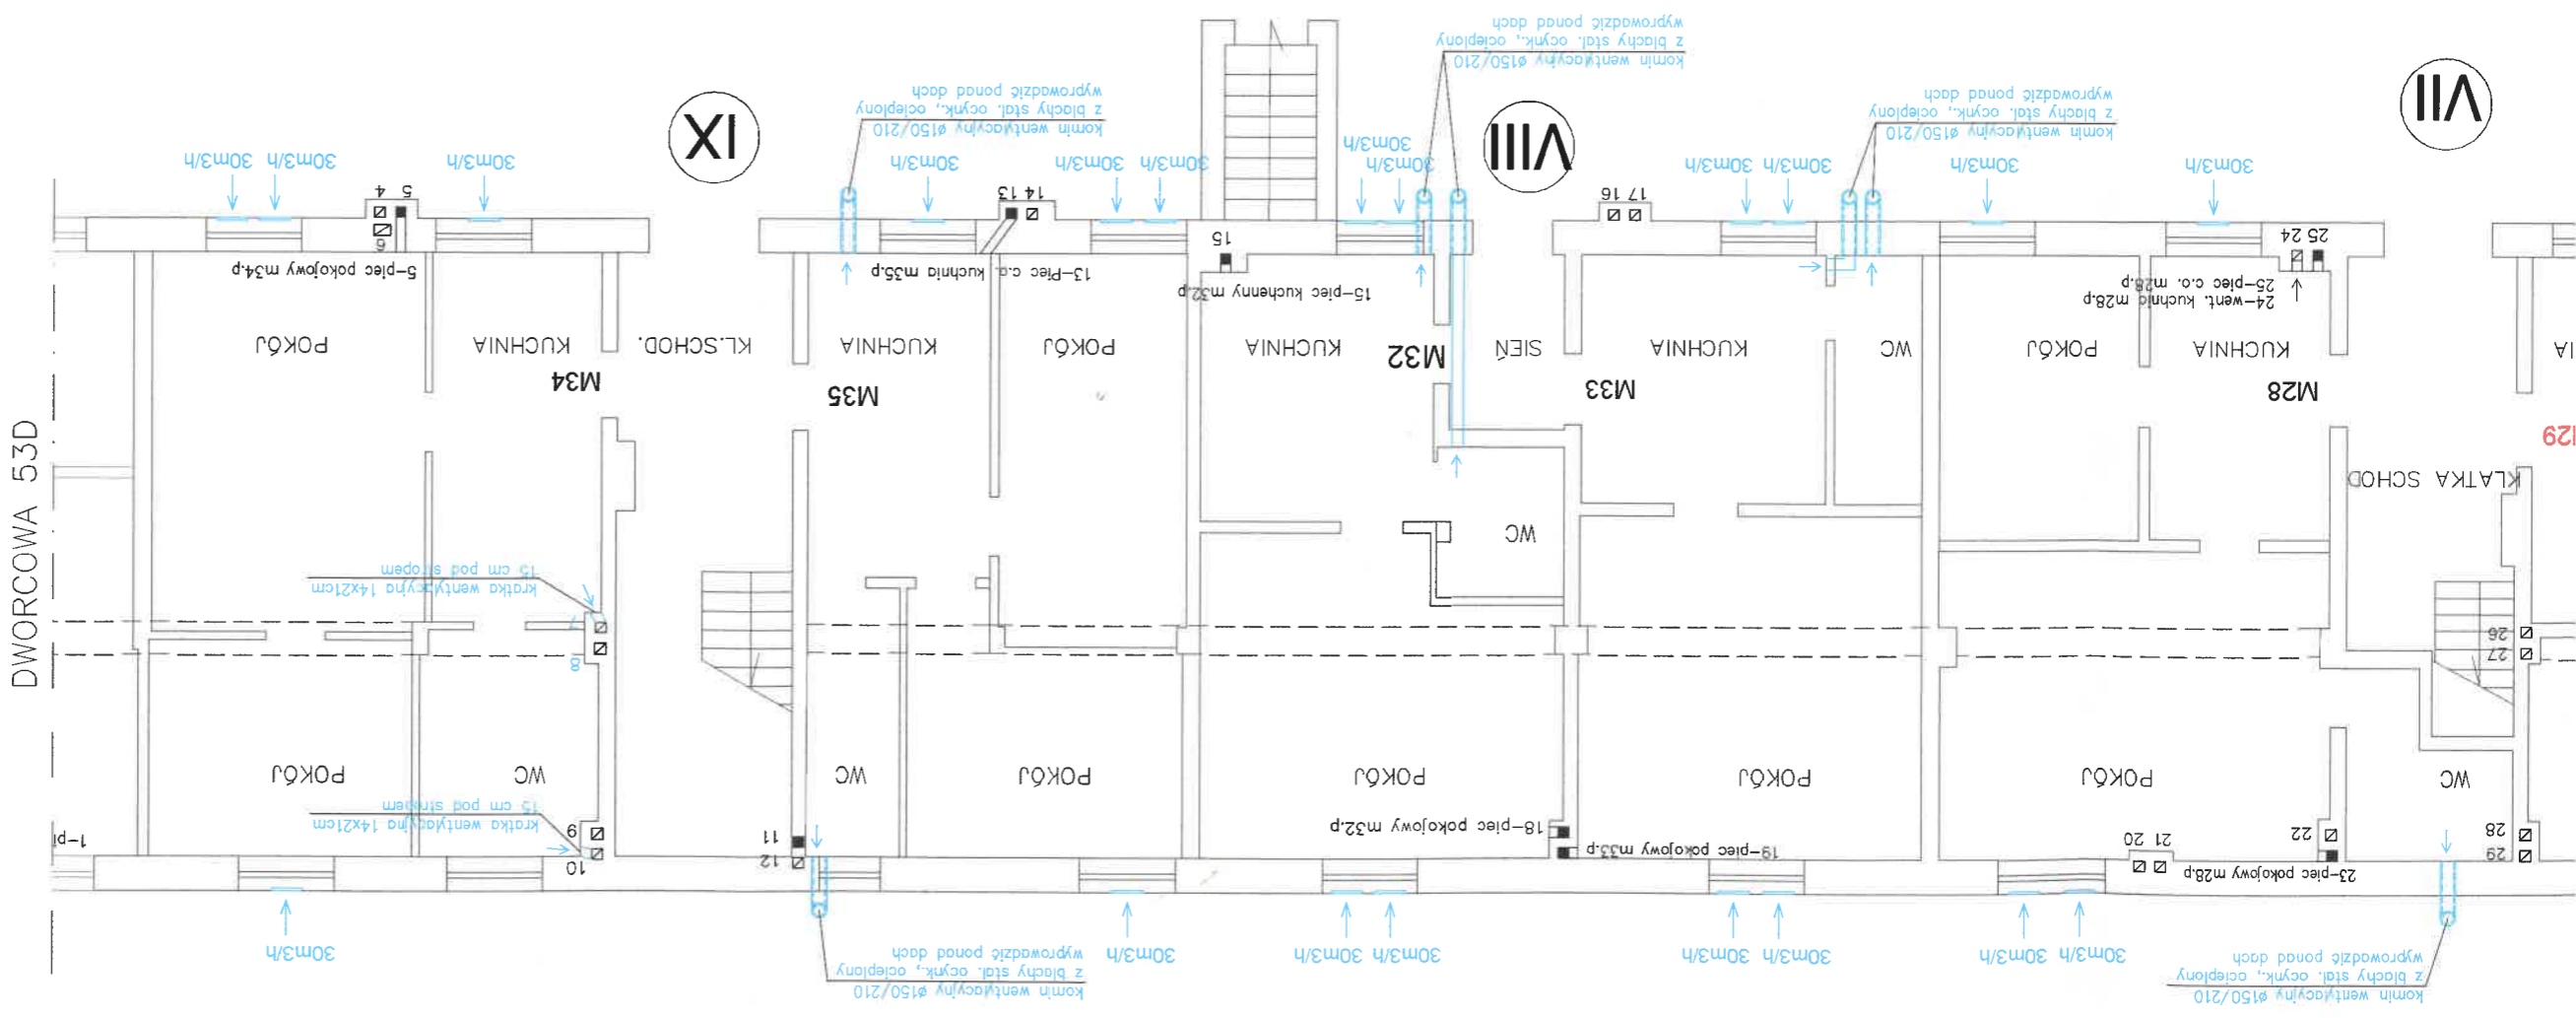

| | | | | | |
|------------------------------------|--|--|--|--------------------------------------|--|
| PRACOWNIA PROJEKTOWA PROJMAR | | MARCIN BUDZINSKI | | tel.: 691 812 435 | |
| Kopot 6 | | e-mail: marcin.budzinski@poczta.fm | | 88-100 Inowrocław | |
| nazwa i adres obiektu budowlanego | | INSTALACJA WENTYLACJI GRAWITACYJNEJ | | W BUDYNKU MIESZKALNYM WIELORODZINNYM | |
| nazwa i adres inwestora | | ul. Dworcowa 53C, 88-100 Inowrocław | | | |
| WSPÓLNOTA MIESZKANOWA DWORCOWA 53C | | ul. Dworcowa 53C, 88-100 Inowrocław | | | |
| tytuł rysunku | | Rzut parteru - instalacja wentylacyjna | | | |
| projektował | | mgr inż. Marcin Budzinski | | nr upr. KUP/0172/ | |
| sprawdził | | mgr inż. Wojciech Patyk | | nr upr. P05/08/ | |
| sanitarna | | instalacja sanitarna | | P05/08/ | |
| skala | | 1:100 | | nr rys. 1 | |
| data | | 29.05.2024 | | podpis | |
| specjalność | | instalacja sanitarna | | 29.05.2024 | |