


OZNACZENIA

- — — istniejąca instalacja wody ciepłej
- - - - - istniejąca instalacja cyrkulacji c.w.u.
- - - - - projektowana instalacja wody ciepłej
- - - - - projektowana instalacja cyrkulacji c.w.u.

W1 pion wody ciepłej i cyrkulacji c.w.u.


PRACOWNIA PROJEKTOWA PROJMAR MARCIN BUDZIŃSKI Kłopot 6 88-100 Inowrocław					tel.: 691 812 435 e-mail: marcin.budzinski@poczta.fm www.projmar.pl
nazwa i adres obiektu budowlanego BUDOWA INSTALACJI WODY CIEPŁEJ I CYRKULACJI W BUDYNKU MIESZKALNYM WIELORODZINNYM ul. Wawrzyniaka 8, 88-100 Inowrocław					
nazwa i adres inwestora WSPÓLNOTA MIESZKANIOWA WAWRZYNIAKA 8 ul. Wawrzyniaka 8, 88-100 Inowrocław					
tytuł rysunku Rozwinięcie instalacji wodociągowej					
projektował mgr inż. Marcin Budziński	nr upr. KUP/0172/ PWOS/09	specjalność Instalacje sanitarne	data 02.06.2025	pdpis 	
sprawdził mgr inż. Wojciech Patyk	KUP/0058/ POOS/08	instalacje sanitarne	02.06.2025		
branża sanitarna			skala 1:100	nr rys. S-5	

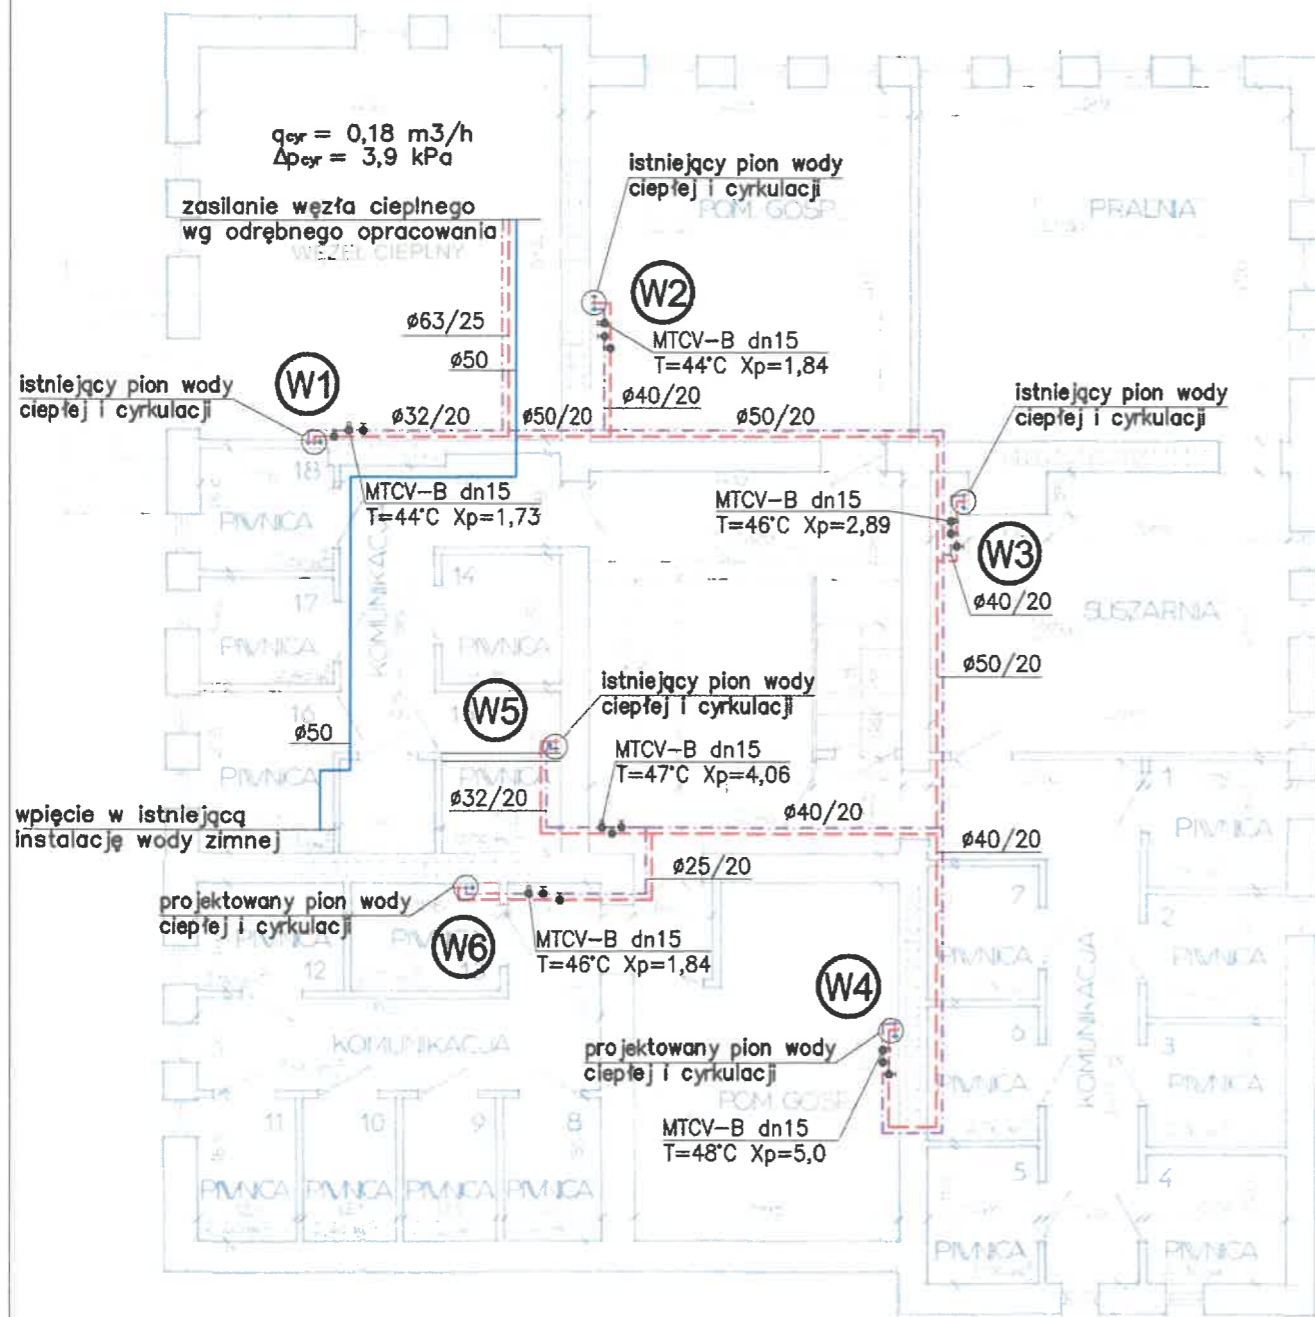

OZNACZENIA

- projektowana instalacja wody zimnej
- projektowana instalacja wody ciepłej
- - - projektowana instalacja cyrkulacji c.w.u.
- W1 pion wody ciepłej i cyrkulacji c.w.u.

PRACOWNIA PROJEKTOWA PROJMAR MARCIN BUDZIŃSKI				
Kłopot 6 88-100 Inowrocław		tel.: 881 812 435 e-mail: marcin.budziński@poczta.fm www.projmar.pl		
nazwa i adres obiektu budowlanego BUDOWA INSTALACJI WODY CIEPŁEJ I CYRKULACJI W BUDYNKU MIESZKALNYM WIELORODZINNYM ul. Wawrzyniaka 8, 88-100 Inowrocław				
nazwa i adres inwestora WSPÓLNOTA MIESZKANIOWA WAWRZYNIAKA 8 ul. Wawrzyniaka 8, 88-100 Inowrocław				
tytuł rysunku Rzut piwnicy - instalacja wodociągowa				
projektował	nr upr. KUP/0172/ PWOS/09	specjalność instalacje sanitarne	data 02.06.2025	podpis
mgr inż. Marcin Budziński				
sprawił	KUP/0058/ POOS/08	instalacje sanitarne	02.06.2025	
mgr inż. Wojciech Patyk				
branża sanitarna		skala 1:100	nr r.s. S-1	

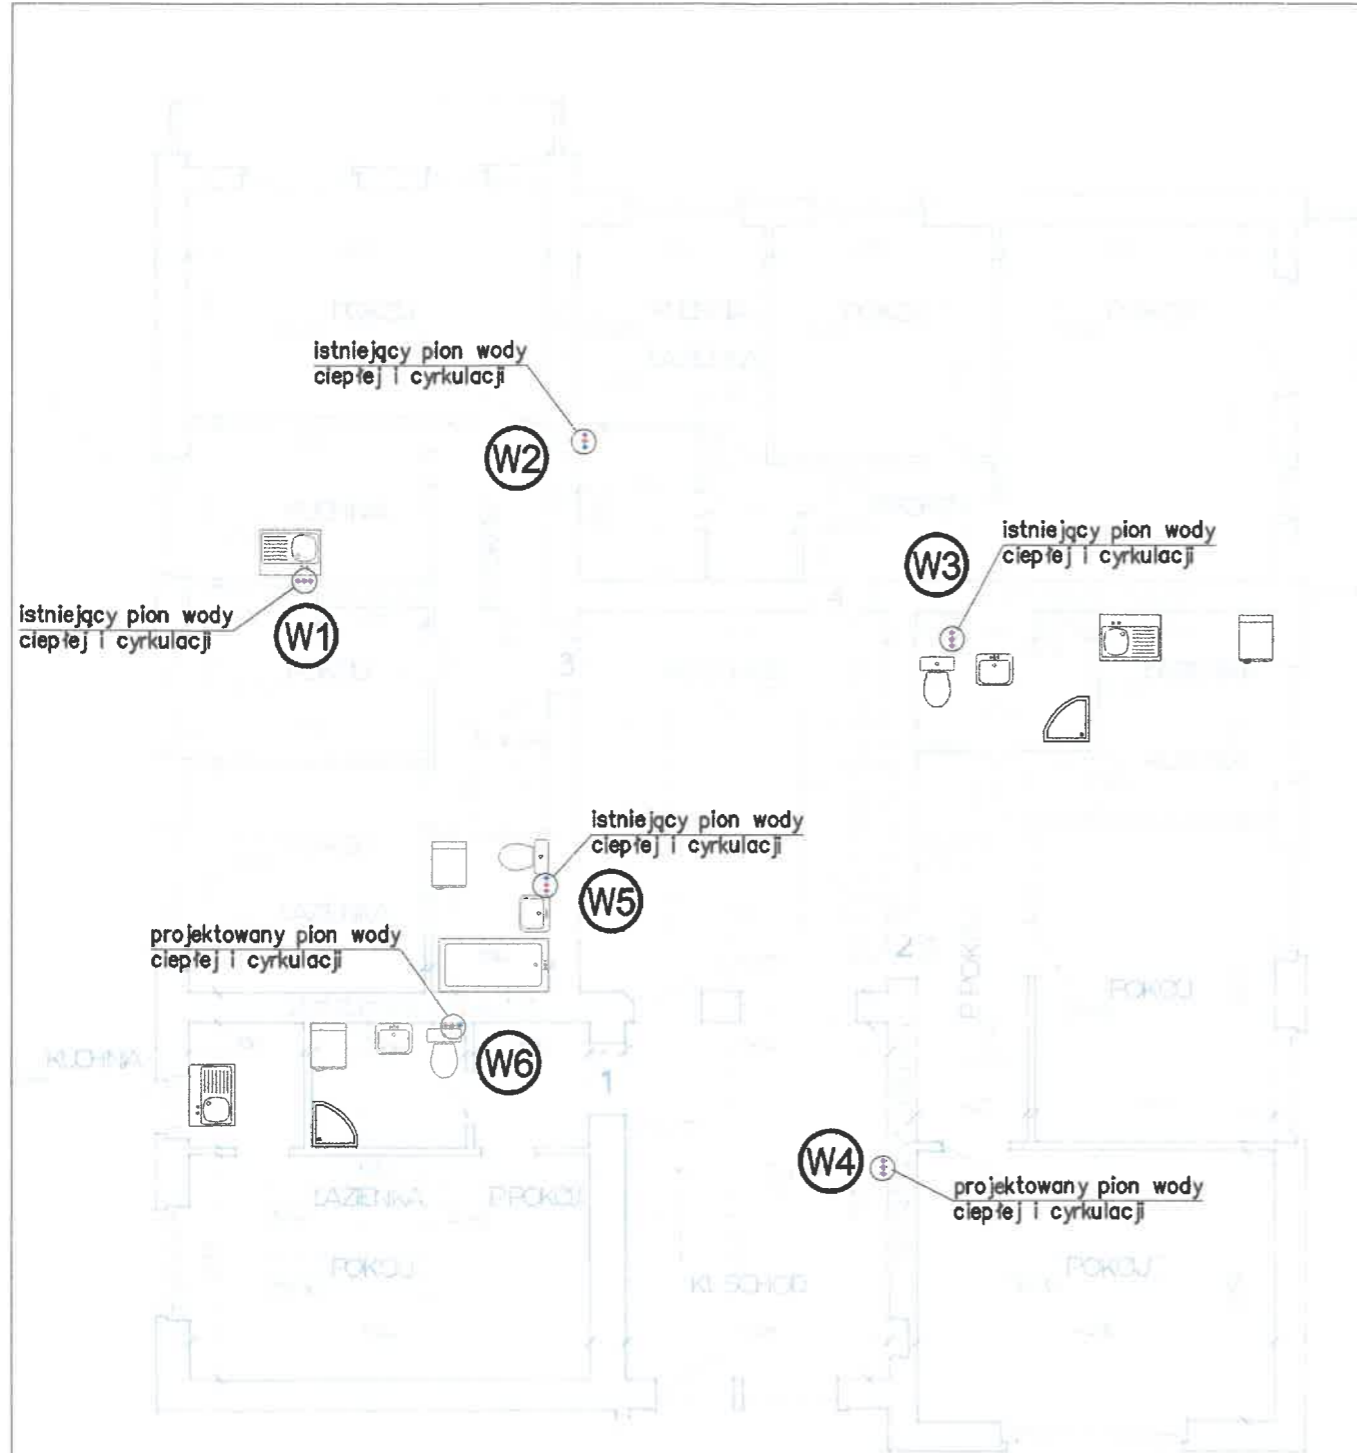


OZNACZENIA

- projektowana instalacja wody zimnej
- - - projektowana instalacja wody ciepłej
- - - projektowana instalacja cyrkulacji c.w.u.

W1 pion wody ciepłej i cyrkulacji c.w.u.

PRACOWNIA PROJEKTOWA PROJMAR MARCIN BUDZIŃSKI				
Kłopot 8 88-100 Inowrocław		tel.: 681 812 435 e-mail: marcin.budziński@poczta.fm www.projmar.pl		
nazwa i adres obiektu budowlanego BUDOWA INSTALACJI WODY CIEPŁEJ I CYRKULACJI W BUDYNKU MIESZKALNYM WIEŁORODZINNYM ul. Wawrzyniaka 8, 88-100 Inowrocław				
nazwa i adres inwestora WSPÓLNOTA MIESZKANIOWA WAWRZYNIAKA 8 ul. Wawrzyniaka 8, 88-100 Inowrocław				
tytuł rysunku Rzut parteru - instalacja wodociągowa				
projektował	nr upr. KUP/0172/ PWOS/09	specjalność instalacje sanitarne	data 02.06.2025	podpis
mgr inż. Marcin Budziński				
sprawdził	KUP/0058/ POOS/08	instalacje sanitarne	02.06.2025	
mgr inż. Wojciech Patyk				
	branża sanitarna		skala 1:100	nr rys. S-2

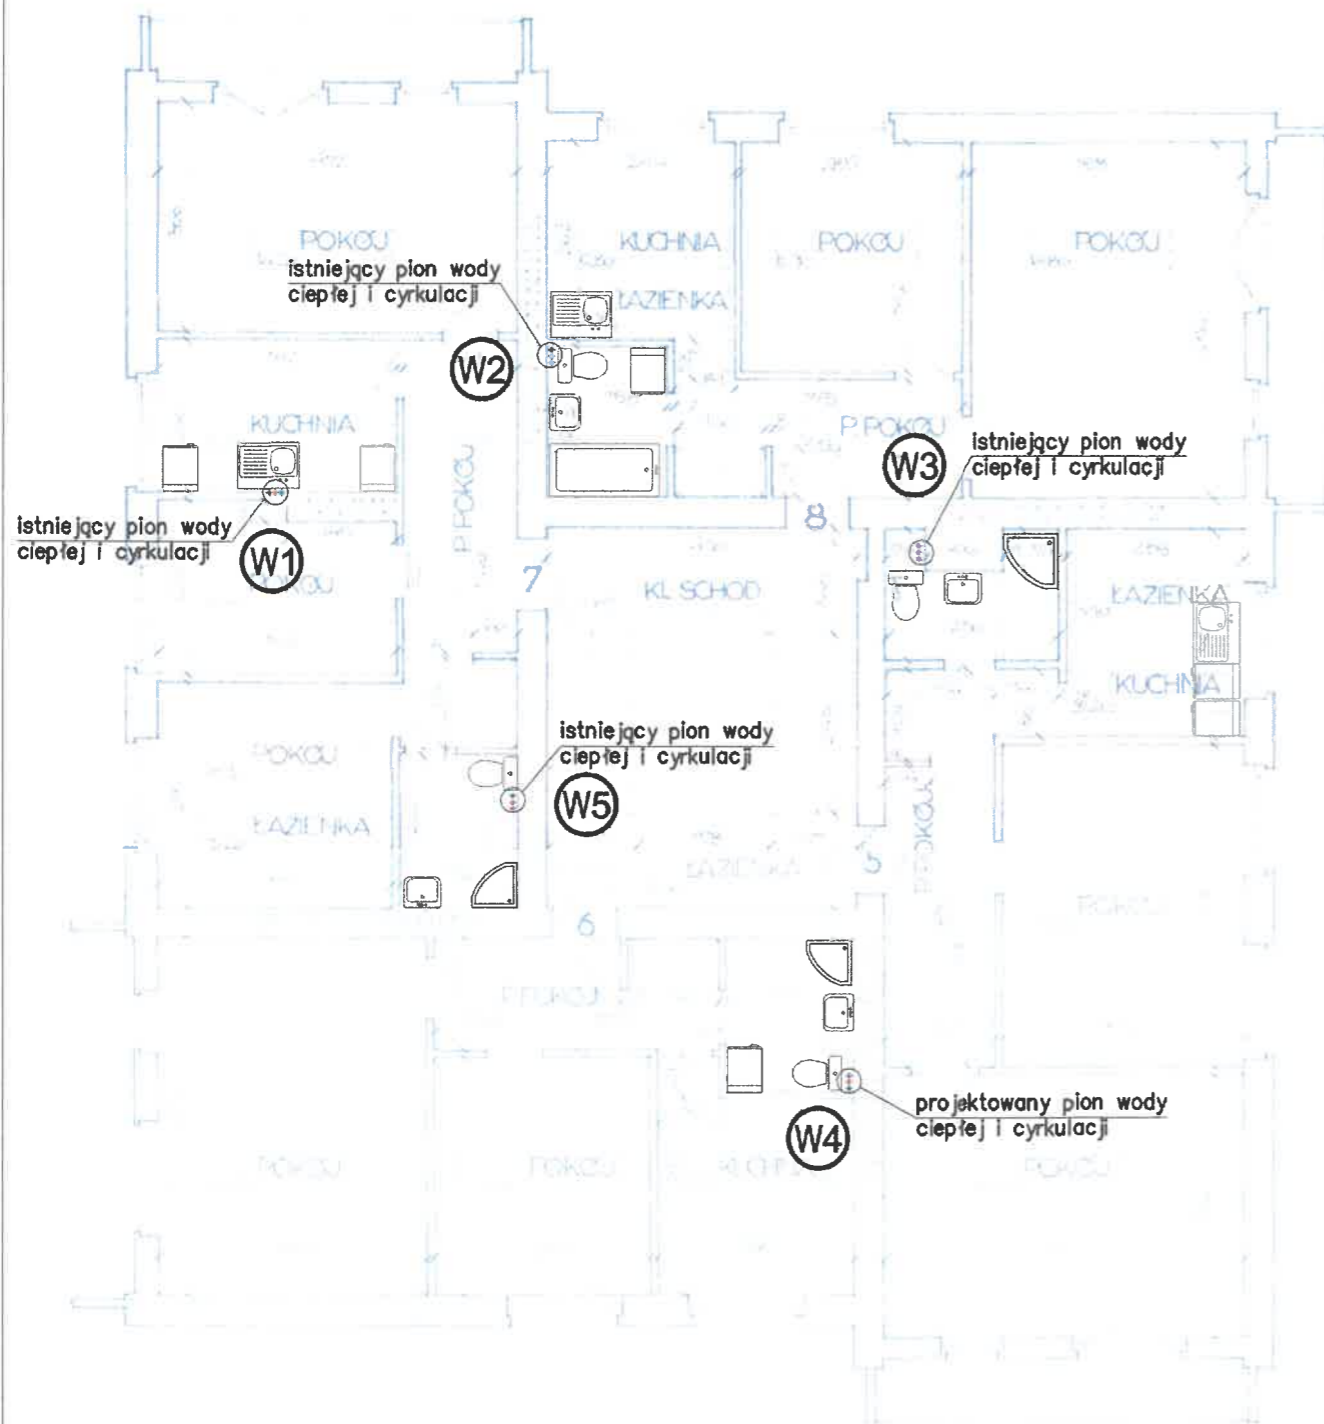


OZNACZENIA

- projektowana instalacja wody zimnej
- - - projektowana instalacja wody ciepłej
- - - projektowana instalacja cyrkulacji c.w.u.

W1 pion wody ciepłej i cyrkulacji c.w.u.

PRACOWNIA PROJEKTOWA PROJMAR MARCIN BUDZIŃSKI				
Kłopot 6 88-100 Inowrocław		tel.: 691 812 435 e-mail: marcin.budzinski@poczta.fm www.projmar.pl		
nazwa i adres obiektu budowlanego BUDOWA INSTALACJI WODY CIEPŁEJ I CYRKULACJI W BUDYNKU MIESZKALNYM WIELORODZINNYM ul. Wawrzyniaka 8, 88-100 Inowrocław				
nazwa i adres inwestora WSPÓLNOTA MIESZKANIOWA WAWRZYNIAKA 8 ul. Wawrzyniaka 8, 88-100 Inowrocław				
tytuł rysunku Rzut kondygnacji powtarzalnej - instalacja wodociągowa				
projektował	nr upr. KUP/0172/ PWOS/09	specjalność instalacje sanitarne	data 02.06.2025	podpis
mgr inż. Marcin Budziński				
sprawdził	KUP/0058/ POOS/08	instalacje sanitarne	02.06.2025	
mgr inż. Wojciech Patyk				
	branża sanitarna		skala 1:100	nr rys. S-3

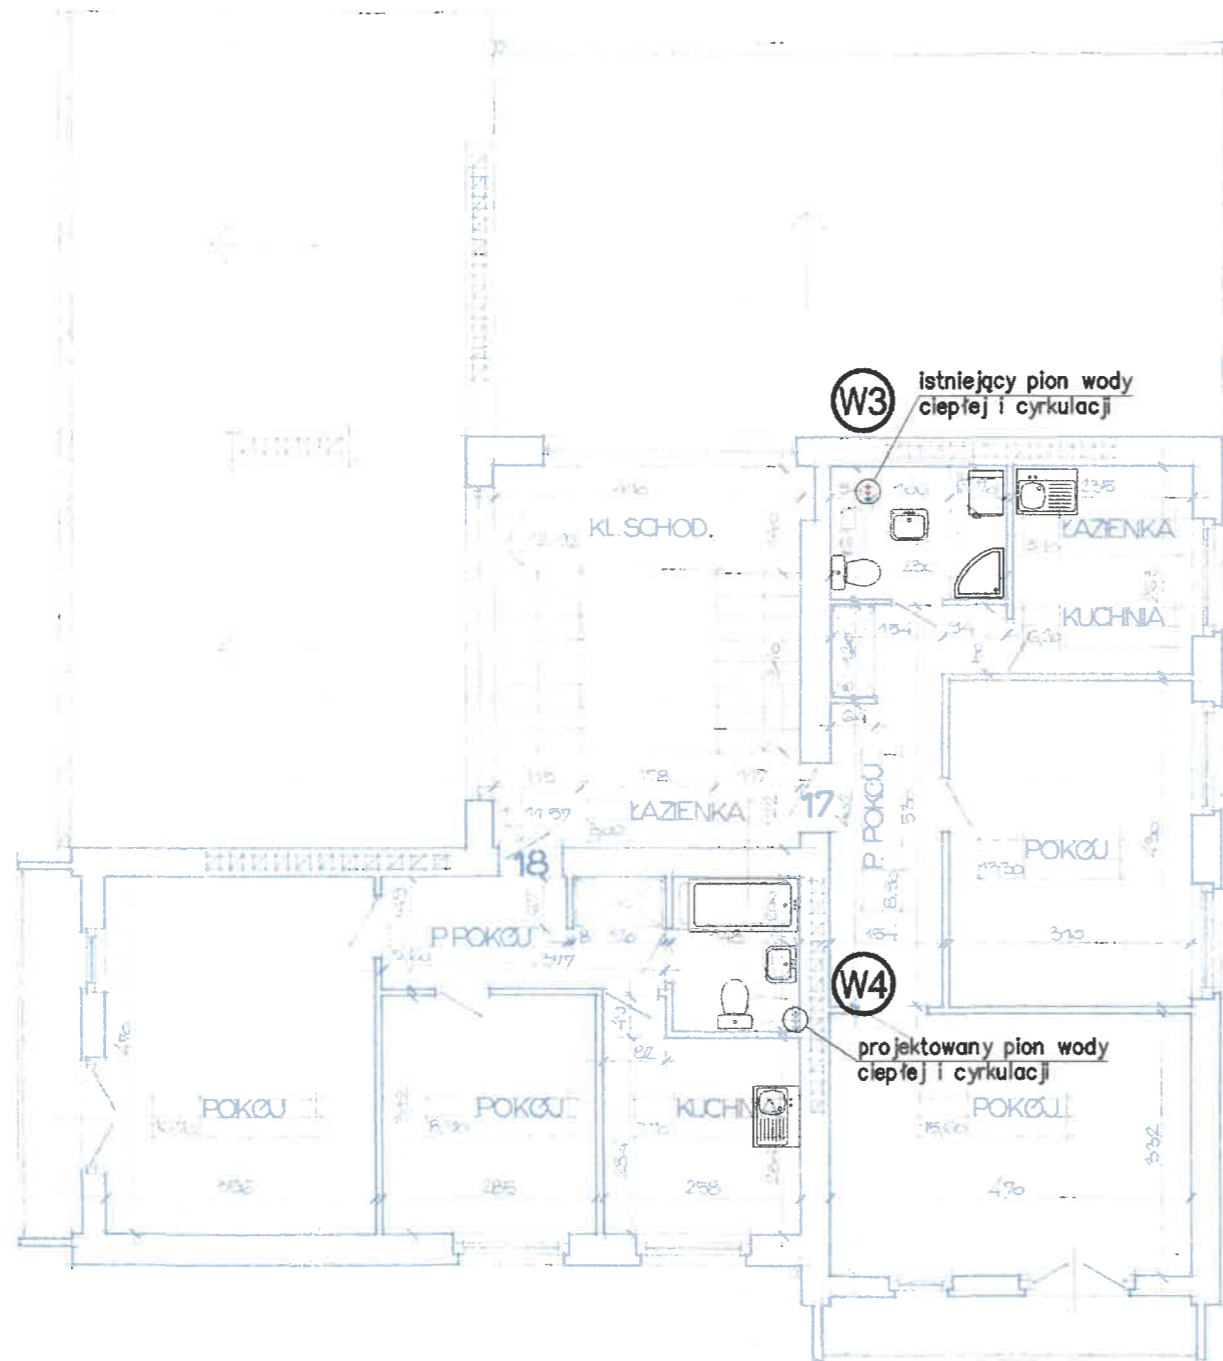

OZNACZENIA

- projektowana instalacja wody zimnej
- - - projektowana instalacja wody ciepłej
- - - projektowana instalacja cyrkulacji c.w.u.

W1 pion wody ciepłej i cyrkulacji c.w.u.

PRACOWNIA PROJEKTOWA PROJMAR MARCIN BUDZIŃSKI				
Kłopot 8 88-100 Inowrocław		tel.: 691 812 435 e-mail: marcin.budzinski@poczta.fm www.projmar.pl		
nazwa i adres obiektu budowlanego BUDOWA INSTALACJI WODY CIEPŁEJ I CYRKULACJI W BUDYNKU MIESZKALNYM WIELORODZINNYM ul. Wawrzyniaka 8, 88-100 Inowrocław				
nazwa i adres inwestora WSPÓLNOTA MIESZKANIOWA WAWRZYNIAKA 8 ul. Wawrzyniaka 8, 88-100 Inowrocław				
tytuł rysunku Rzut IV piętra - instalacja wodociągowa				
projektował	nr upr.	specjalność	data	podpis
mgr inż. Marcin Budziński	KUP/0172/ PWOS/09	instalacje sanitarne	02.06.2025	
sprawił	KUP/0058/ POOS/08	instalacje sanitarne	02.06.2025	
mgr inż. Wojciech Patyk		branża sanitarna	skala 1:100	nr rys. S-4