



 


MAPA ZASADNICZA SKALA 1:500

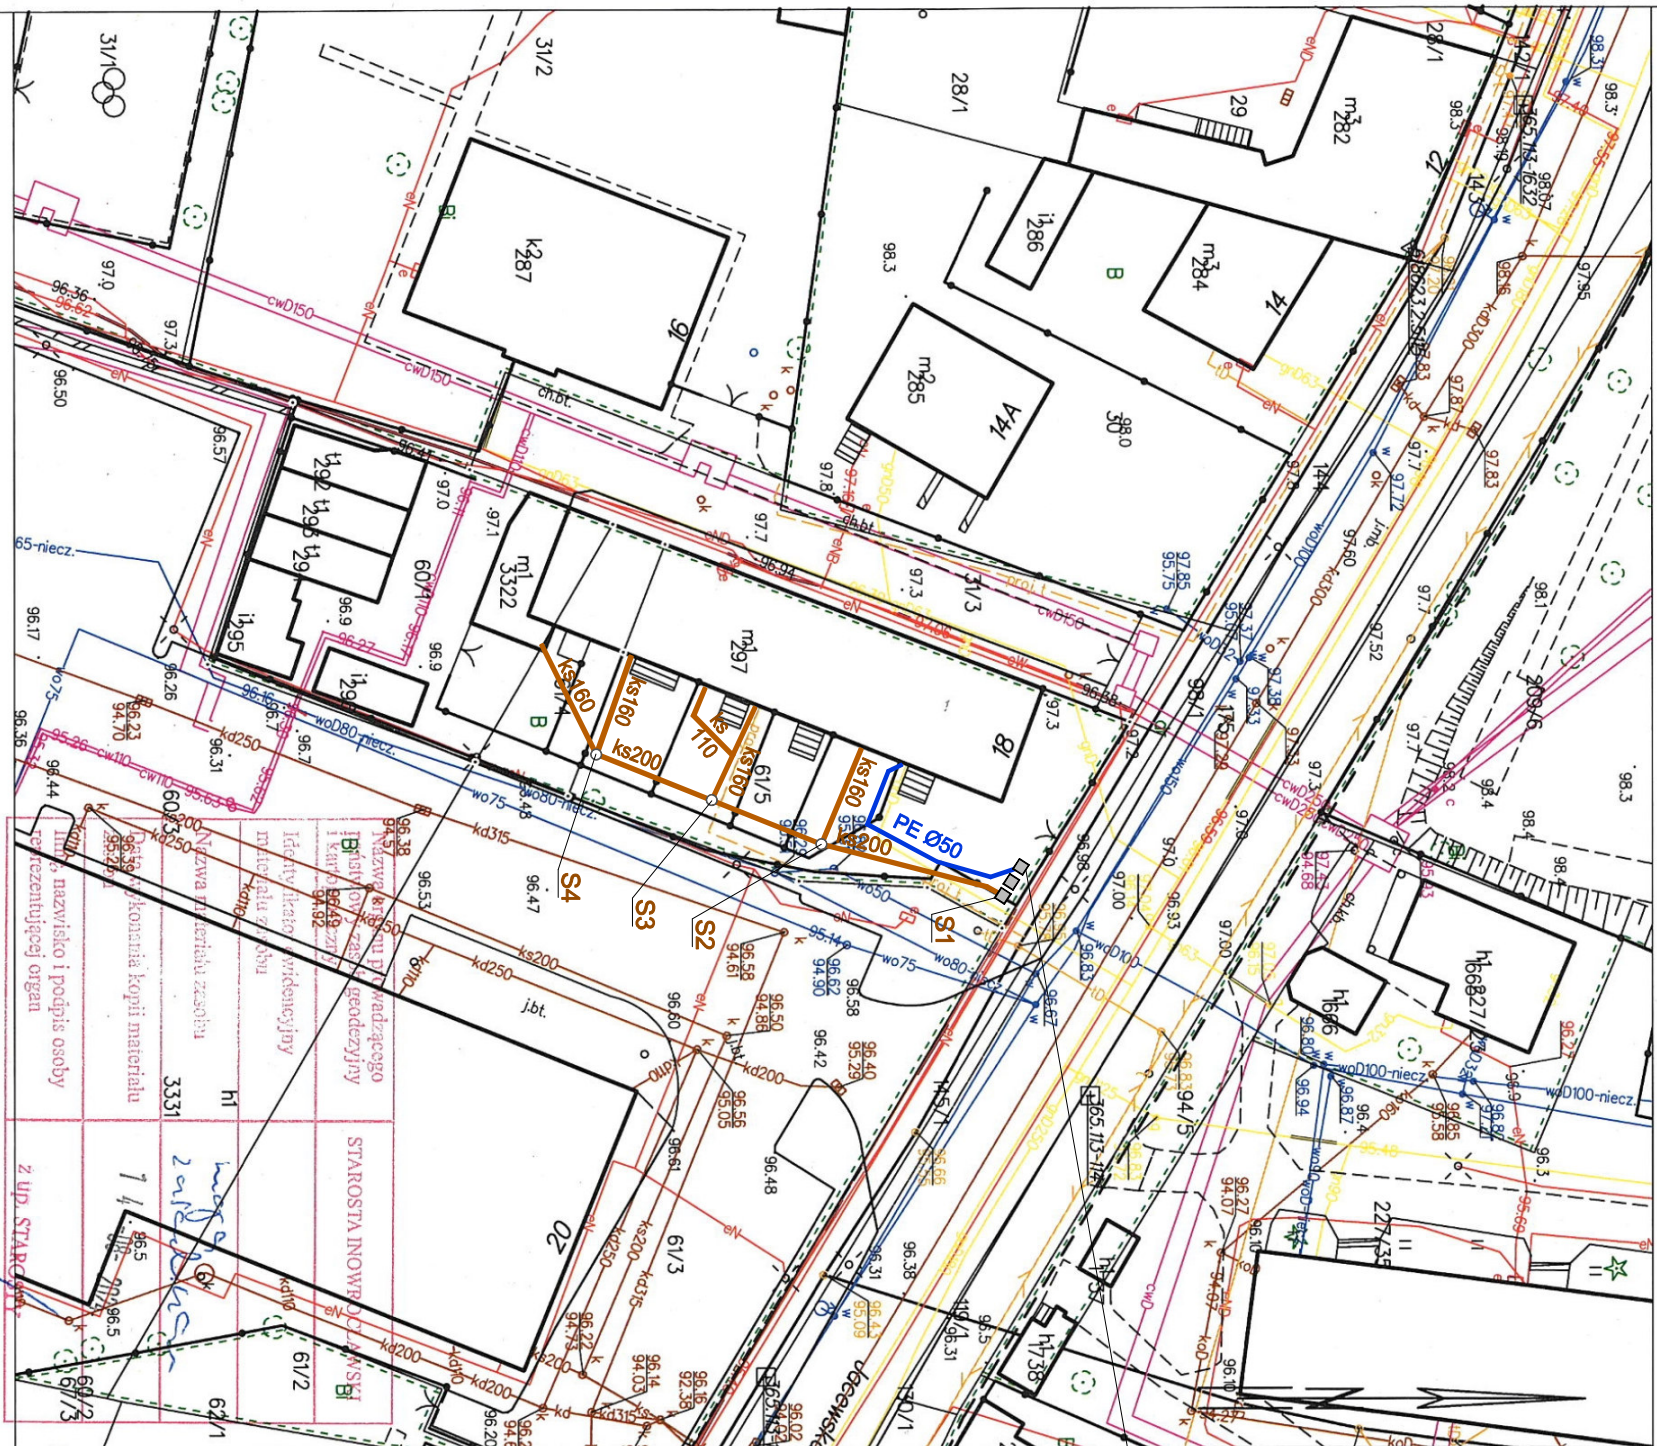

istniejąca studnia
wodomierzowa

Oznaczenia:

-  zewnętrzna instalacja wody zimnej
-  zewnętrzna instalacja kanalizacji sanitarnej
-  istniejąca studnia kanalizacyjna
-  projektowana studnia kanalizacyjna

PRACOWNIA PROJEKTOWA PROUMAR

MARCIN BUDZIŃSKI

Kopot 6
88-100 Inowrocław

tel.: 691 812 435
e-mail: marcin.budzinski@poczta.fm
www.projmar.pl

nazwa i adres obiektu budowlanego
**REMONT INSTALACJI WODNO-KANALIZACYJNEJ
W BUDYNKU MIESZKALNYM WIELORODZINNYM**
ul. Jacewska 18, 88-100 Inowrocław

nazwa i adres inwestora
WSPÓLNOTA MIESZKANOWA JACEWSKA 18
ul. Jacewska 18, 88-100 Inowrocław

tytuł rysunku

Plan zagospodarowania terenu

projektował	nr. umr.	specjalność	data	podpis
mgr inż. Marcin Budziński	KUP/07/21	instalacje sanitarne	16.08.2024	
sprawdził	PWOS/09	instalacje sanitarne		
mgr inż. Wojciech Patyk	KUP/0059/ POOS/08	instalacje sanitarne	16.08.2024	
	brąz		skala	nr rys.
sanitarna			1:500	PZT-1