


Instal-therm HCR V4.A0. Projekt: 'co1.ISB', ark.roboczy: 'parter', skala: 1 : 100, strona: 1:1 (1)

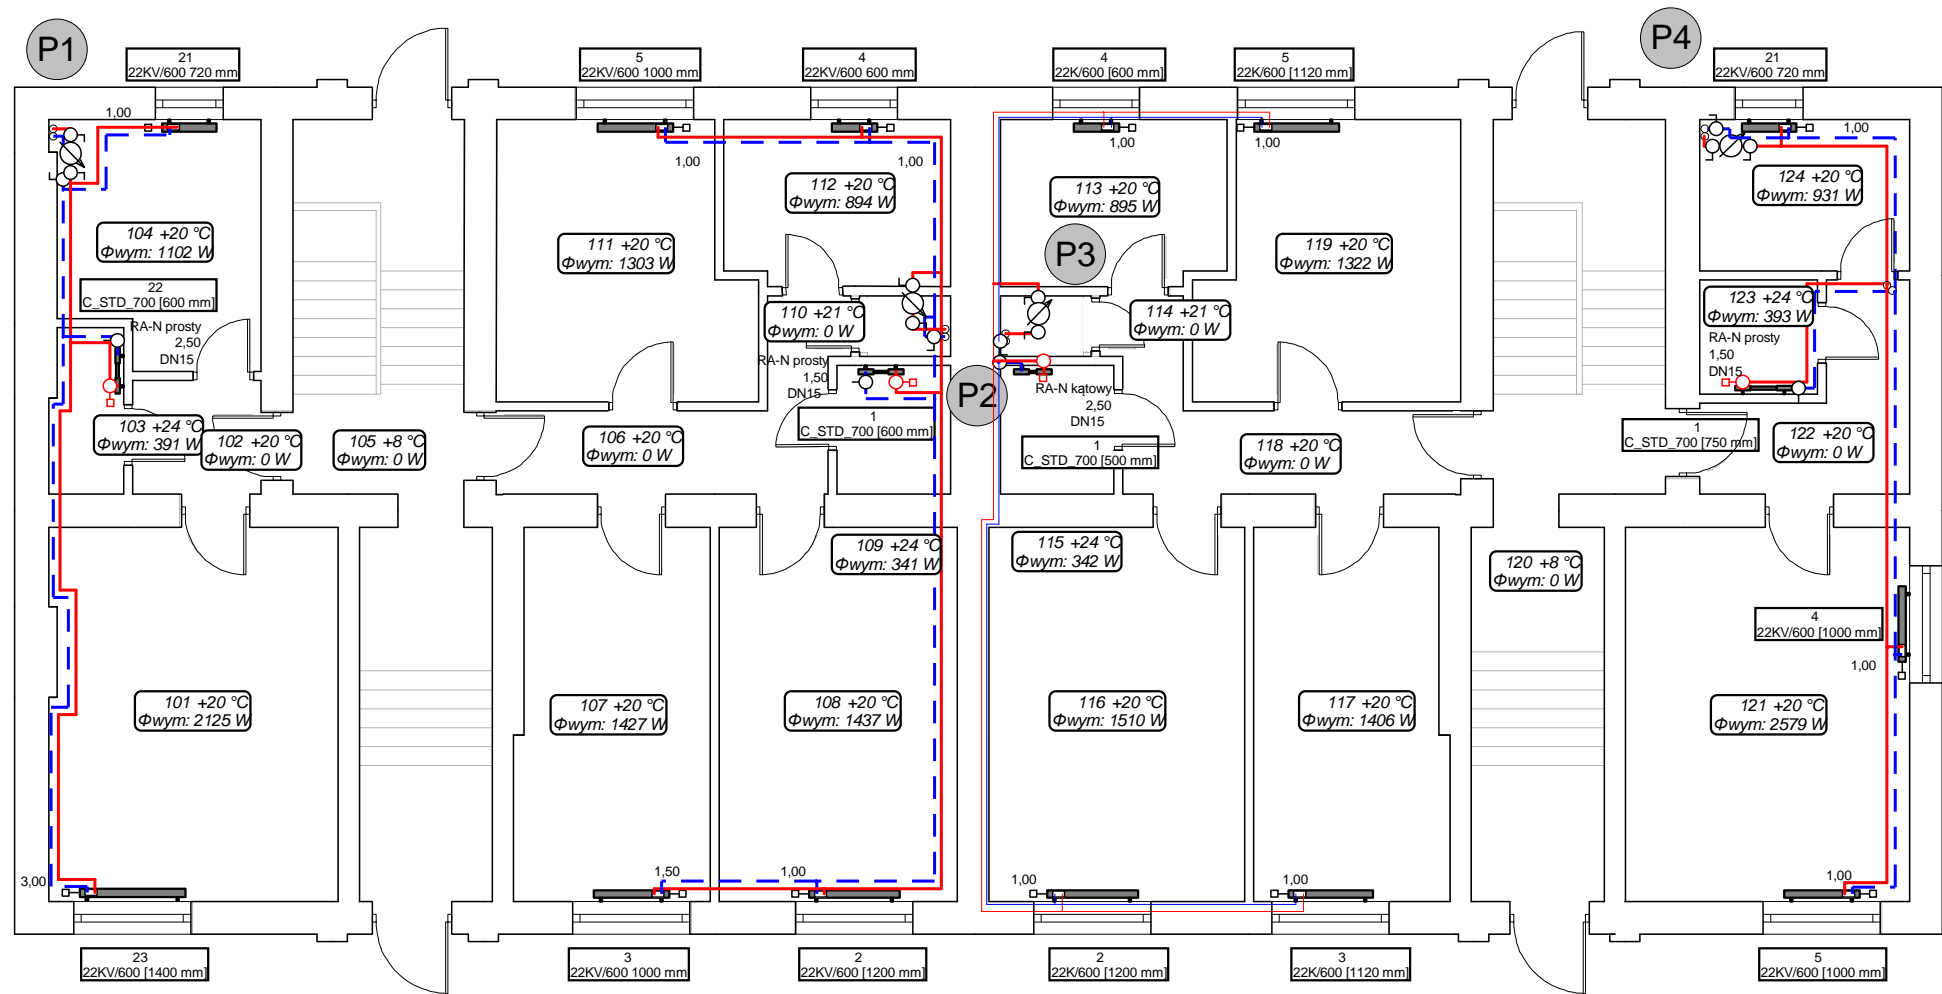

HYDROTECHNIKA			
88-100 Inowrocław Metalowców 7			
Temat		Faza	
Wewnętrzna instalacja grzewcza		PB	
Tytuł rysunku		Data	
Rzut parteru		01.2014	
Inwestor		Skala	
Wspólnota Mieszaniowa Poznańska 1C		1:100	
Autor projektu		Podpis	03
inż. Zbigniew Lewandowski		Podpis	
Wykonał		Podpis	
inż. Zbigniew Lewandowski		Podpis	
Sprawdził		Podpis	
mgr inż. Andrzej Zgrzebnicki		Podpis	