



 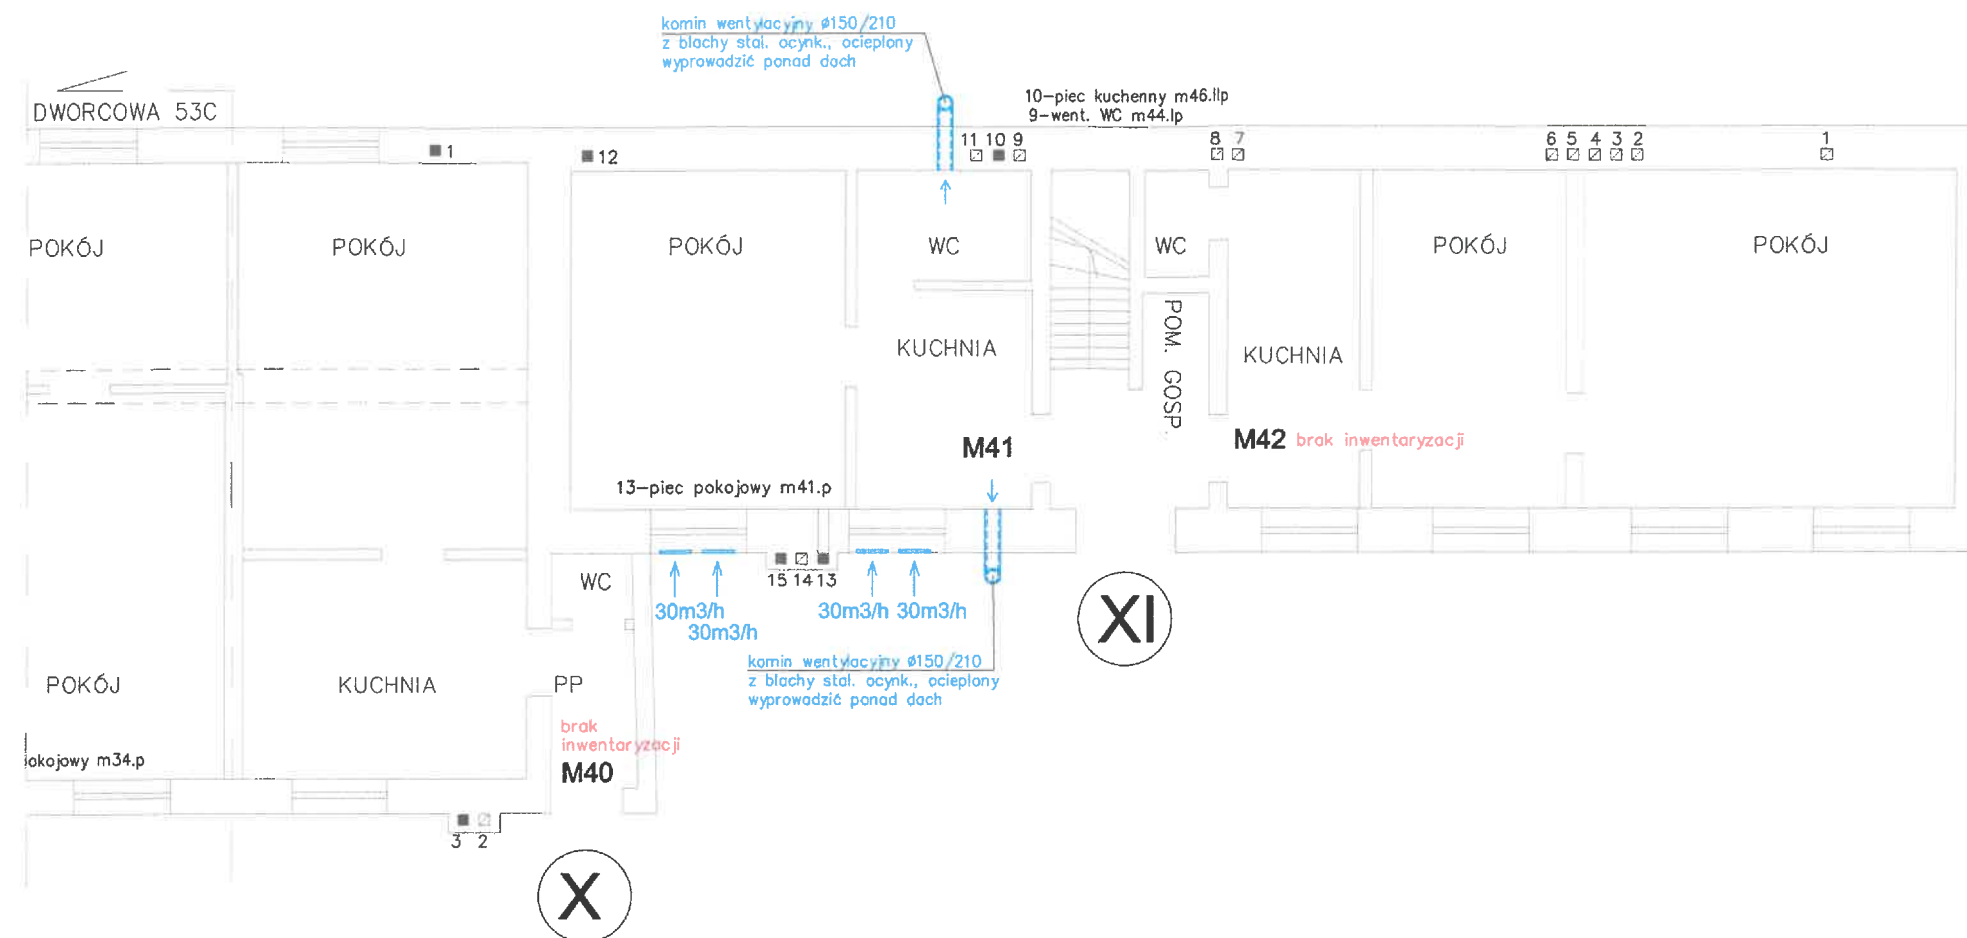



Uwaga:
Mieszkania oznaczone jako "brak inwentaryzacji" są poza zakresem opracowania z powodu braku możliwości wykonania opinii kominiarskiej.
W przypadku braku możliwości zamontowania w jednym oknie dwóch nawiewników o wydajności $V=30 \text{ m}^3/\text{h}$, zamontować dwa nawiewniki $V=20 \text{ m}^3/\text{h}$
Zapewnić przepływ powietrza od nawiewników okiennych do kratki wentylacji wywiewnej poprzez montaż kratki w drzwiach wewnętrznych lub podcięcie drzwi.

PRACOWNIA PROJEKTOWA PROJMAR MARCIN BUDZIŃSKI Kłopot 6 88-100 Inowrocław					tel.: 691 812 435 e-mail: marcin.budzinski@poczta.fm www.projmar.pl
nazwa i adres obiektu budowlanego INSTALACJA WENTYLACJI GRAWITACYJNEJ W BUDYNKU MIESZKALNYM WIELODZINNYM ul. Dworcowa 53D, 88-100 Inowrocław					
nazwa i adres inwestora WSPÓLNOTA MIESZKANIOWA DWORCOWA 53D ul. Dworcowa 53D, 88-100 Inowrocław					
tytuł rysunku Rzut parteru - instalacja wentylacyjna					
projektował mgr inż. Marcin Budziński	nr upr. KUP/0172/ PWOS/09	specjalność instalacje sanitarne	data 29.05.2024	podpis	
sprawdził mgr inż. Wojciech Patyk	KUP/0058/ POOS/08	instalacje sanitarne	29.05.2024		
		branża sanitarna	skala 1:100	nr rys.	1

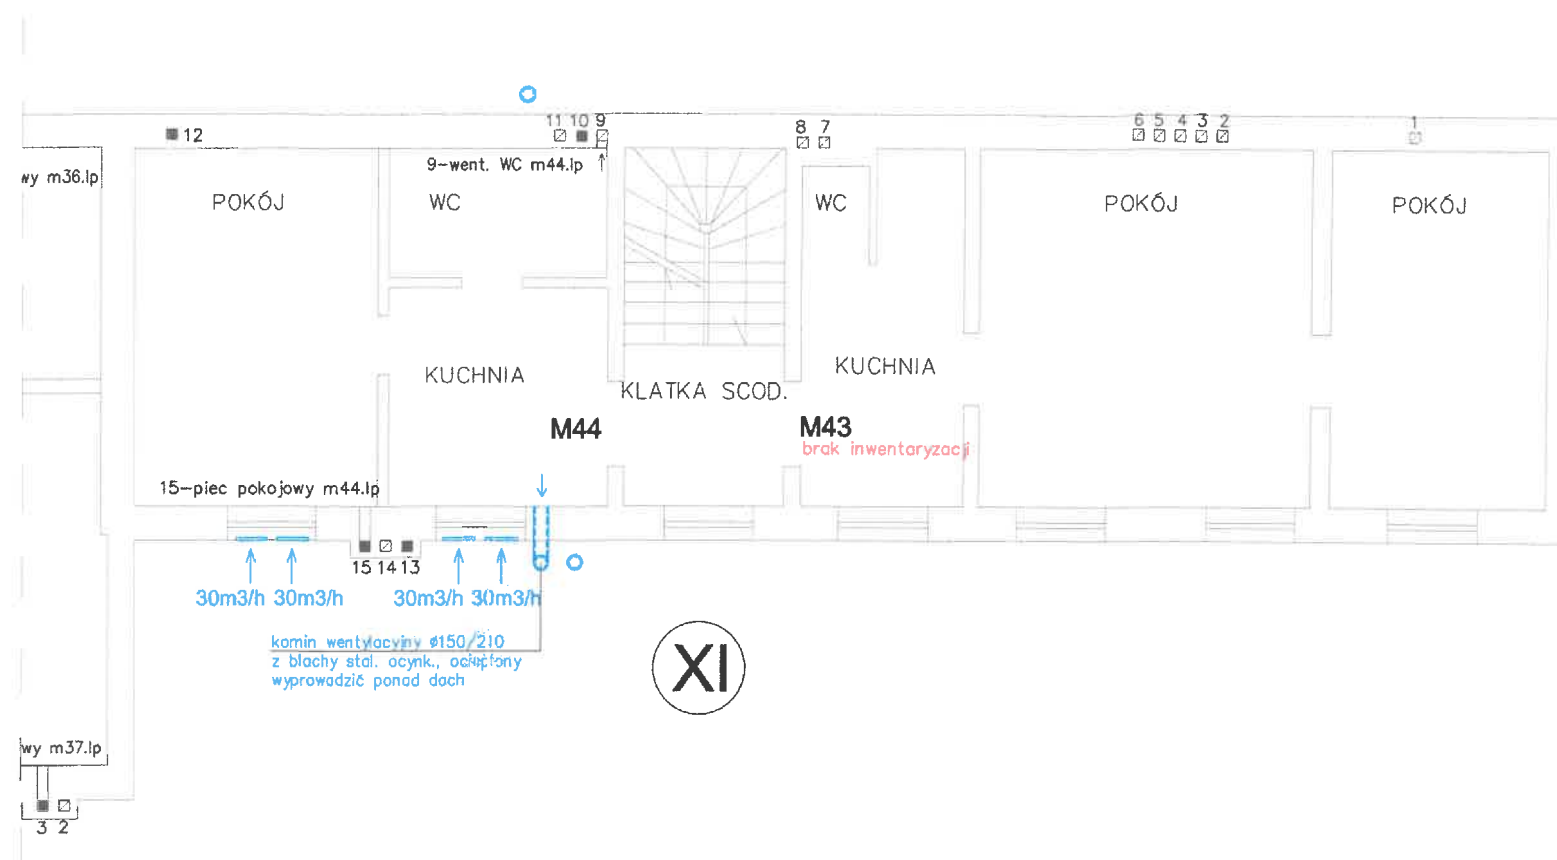

Uwaga:
Mieszkania oznaczone jako "brak inwentaryzacji" są poza zakresem opracowania z powodu braku możliwości wykonania opinii kominiarskiej.
W przypadku braku możliwości zamontowania w jednym oknie dwóch nawiewników o wydajności $V=30 \text{ m}^3/\text{h}$, zamontować dwa nawiewniki $V=20 \text{ m}^3/\text{h}$
Zapewnić przepływ powietrza od nawiewników okiennych do kratki wentylacji wywiewnej poprzez montaż kratki w drzwiach wewnętrznych lub podcięcie drzwi.

PRACOWNIA PROJEKTOWA PROJMAR				
MARCIN BUDZIŃSKI				
Kłopot 6		tel.: 691 812 435		
88-100 Inowrocław		e-mail: marcin.budzinski@poczta.fm		
www.projmar.pl				
nazwa i adres obiektu budowlanego				
INSTALACJA WENTYLACJI GRAWITACYJNEJ				
W BUDYNKU MIESZKALNYM WIELORODZINNYM				
ul. Dworcowa 53D, 88-100 Inowrocław				
nazwa i adres inwestora				
WSPÓLNOTA MIESZKANIOWA DWORCOWA 53D				
ul. Dworcowa 53D, 88-100 Inowrocław				
tytuł rysunku				
Rzut I piętra - instalacja wentylacyjna				
projektował	nr upr.	specjalność	data	podpis
mgr inż. Marcin Budziński	KUP/0172/ PWOS/09	instalacje sanitarne	29.05.2024	
sprawdził	KUP/0058/ POOS/08	instalacje sanitarne	29.05.2024	
mgr inż. Wojciech Patyk				
	branza	skala	nr	rys.
	sanitarna	1:100		2

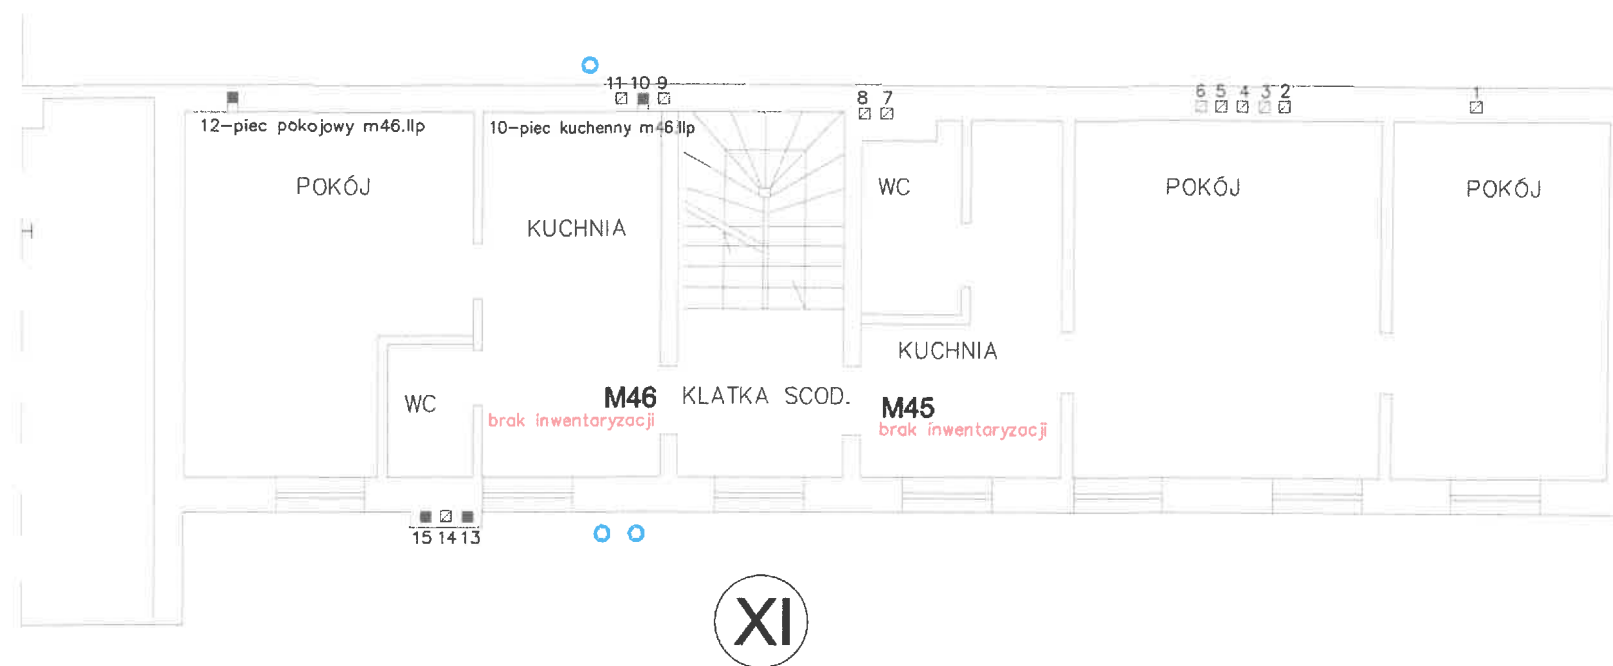

Uwaga:
Mieszkania oznaczone jako "brak inwentaryzacji" są poza zakresem opracowania z powodu braku możliwości wykonania opinii kominiarskiej.
W przypadku braku możliwości zamontowania w jednym oknie dwóch nawiewników o wydajności $V=30 \text{ m}^3/\text{h}$, zamontować dwa nawiewniki $V=20 \text{ m}^3/\text{h}$.
Zapewnić przepływ powietrza od nawiewników okiennych do kratki wentylacji wywiewnej poprzez montaż kratki w drzwiach wewnętrznych lub podcięcie drzwi.

PRACOWNIA PROJEKTOWA PROJMAR				
MARCIN BUDZIŃSKI				
Kłopot 6		tel.: 691 812 435		
88-100 Inowrocław		e-mail: marcin.budzinski@poczta.fm		
www.projmar.pl				
nazwa i adres obiektu budowlanego				
INSTALACJA WENTYLACJI GRAWITACYJNEJ				
W BUDYNKU MIESZKALNYM WIELORODZINNYM				
ul. Dworcowa 53D, 88-100 Inowrocław				
nazwa i adres inwestora				
WSPÓLNOTA MIESZKANIOWA DWORCOWA 53D				
ul. Dworcowa 53D, 88-100 Inowrocław				
tytuł rysunku				
Rzut II piętra - instalacja wentylacyjna				
projektował	nr upr.	specjalność	data	podpis
mgr inż. Marcin Budziński	KUP/0172/ PWOS/09	instalacje sanitarne	29.05.2024	
sprawdził	KUP/0058/ POOS/08	instalacje sanitarne	29.05.2024	
mgr inż. Wojciech Patyk				
	branża	skala	nr	ys.
	sanitarna	1:100		3