



Uwaga:
 Mieszkania oznaczone jako "brak inwentaryzacji" są poza zakresem opracowania z powodu braku możliwości wykonania opinii kominiarskiej.
 W przypadku braku możliwości zamontowania w jednym oknie dwóch nawiewników o wydajności $V=30 \text{ m}^3/\text{h}$, zamontować dwa nawiewniki $V=20 \text{ m}^3/\text{h}$
 Zapewnić przepływ powietrza od nawiewników okiennych do kratki wentylacji wywiewnej poprzez montaż kratki w drzwiach wewnętrznych lub podcięcie drzwi.

PRACOWNIA PROJEKTOWA PROJMAR MARCIN BUDZIŃSKI				
Kłopot 6 88-100 Inowrocław		tel.: 691 812 435 e-mail: marcin.budzinski@poczta.fm www.projmar.pl		
nazwa i adres obiektu budowlanego INSTALACJA WENTYLACJI GRAWITACYJNEJ W BUDYNKU MIESZKALNYM WIELODZINNYM ul. Dworcowa 53D, 88-100 Inowrocław				
nazwa i adres inwestora WSPÓLNOTA MIESZKANIOWA DWORCOWA 53D ul. Dworcowa 53D, 88-100 Inowrocław				
tytuł rysunku Rzut parteru - instalacja wentylacyjna				
projektował mgr inż. Marcin Budziński	nr upr. KUP/0172/ PWOS/09	specjalność instalacje sanitarne	data 29.05.2024	podpis
sprawdził mgr inż. Wojciech Patyk	KUP/0058/ POOS/08	instalacje sanitarne	29.05.2024	
	branża sanitarna		skala 1:100	nr rys. 1

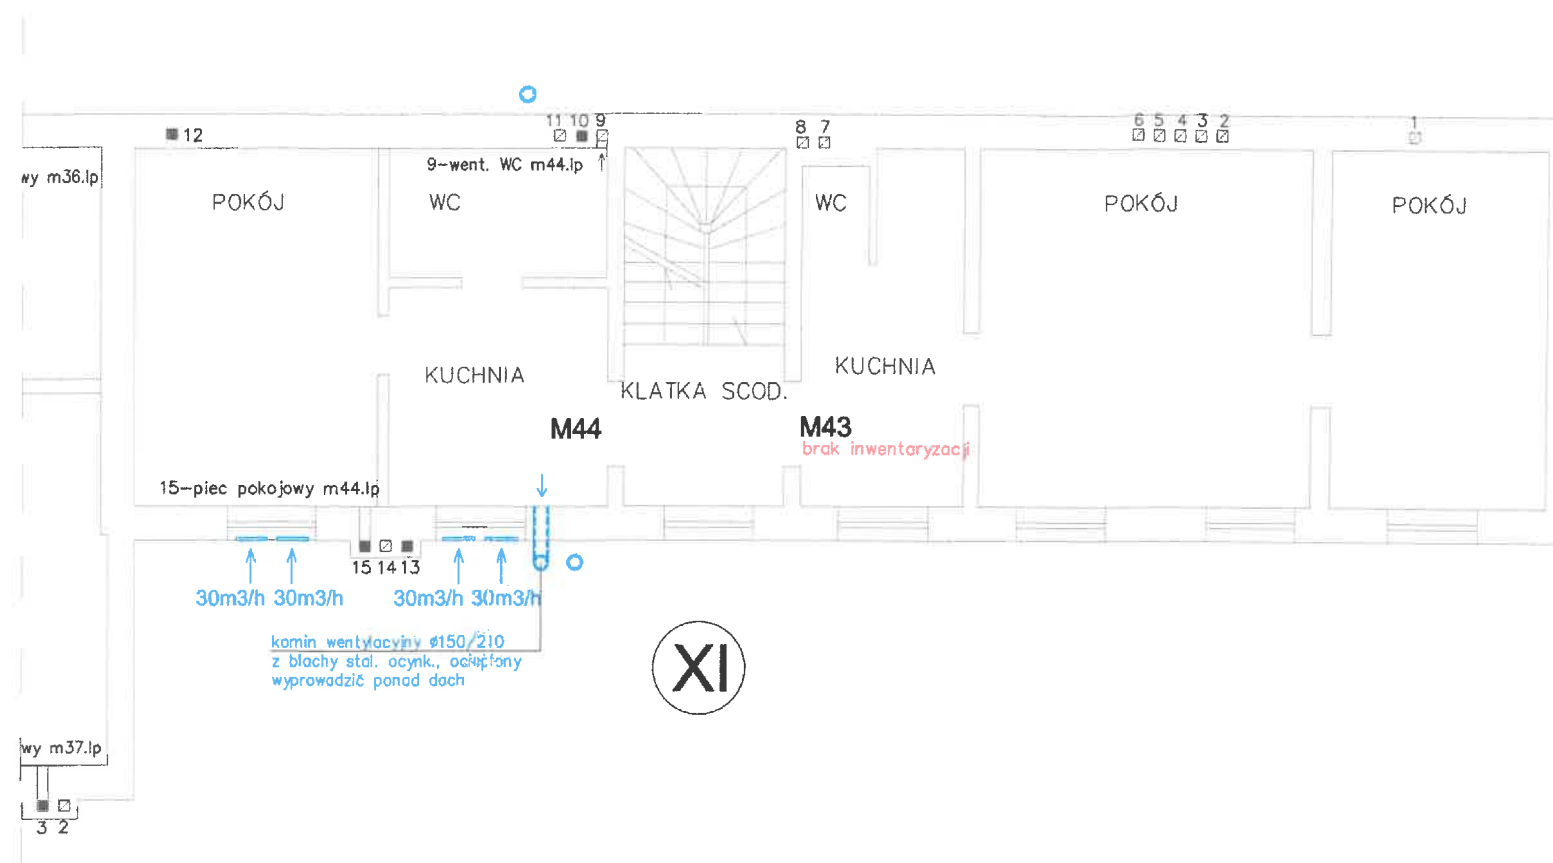

Uwaga:
 Mieszkania oznaczone jako "brak inwentaryzacji" są poza zakresem opracowania z powodu braku możliwości wykonania opinii kominiarskiej.
 W przypadku braku możliwości zamontowania w jednym oknie dwóch nawiewników o wydajności $V=30 \text{ m}^3/\text{h}$, zamontować dwa nawiewniki $V=20 \text{ m}^3/\text{h}$
 Zapewnić przepływ powietrza od nawiewników okiennych do kratki wentylacji wywiewnej poprzez montaż kratki w drzwiach wewnętrznych lub podcięcie drzwi.

PRACOWNIA PROJEKTOWA PROJMAR MARCIN BUDZIŃSKI				
Kłopot 6 88-100 Inowrocław		tel.: 691 812 435 e-mail: marcin.budzinski@poczta.fm www.projmar.pl		
nazwa i adres obiektu budowlanego INSTALACJA WENTYLACJI GRAWITACYJNEJ W BUDYNKU MIESZKALNYM WIELORODZINNYM ul. Dworcowa 53D, 88-100 Inowrocław				
nazwa i adres inwestora WSPÓLNOTA MIESZKANIOWA DWORCOWA 53D ul. Dworcowa 53D, 88-100 Inowrocław				
tytuł rysunku Rzut I piętra - instalacja wentylacyjna				
projektował	nr upr. KUP/0172/ PWOS/09	specjalność instalacje sanitarne	data 29.05.2024	podpis
mgr inż. Marcin Budziński				
sprawdził	KUP/0058/ POOS/08	instalacje sanitarne	29.05.2024	
mgr inż. Wojciech Patyk				
	branza sanitarna		skala 1:100	nr 2

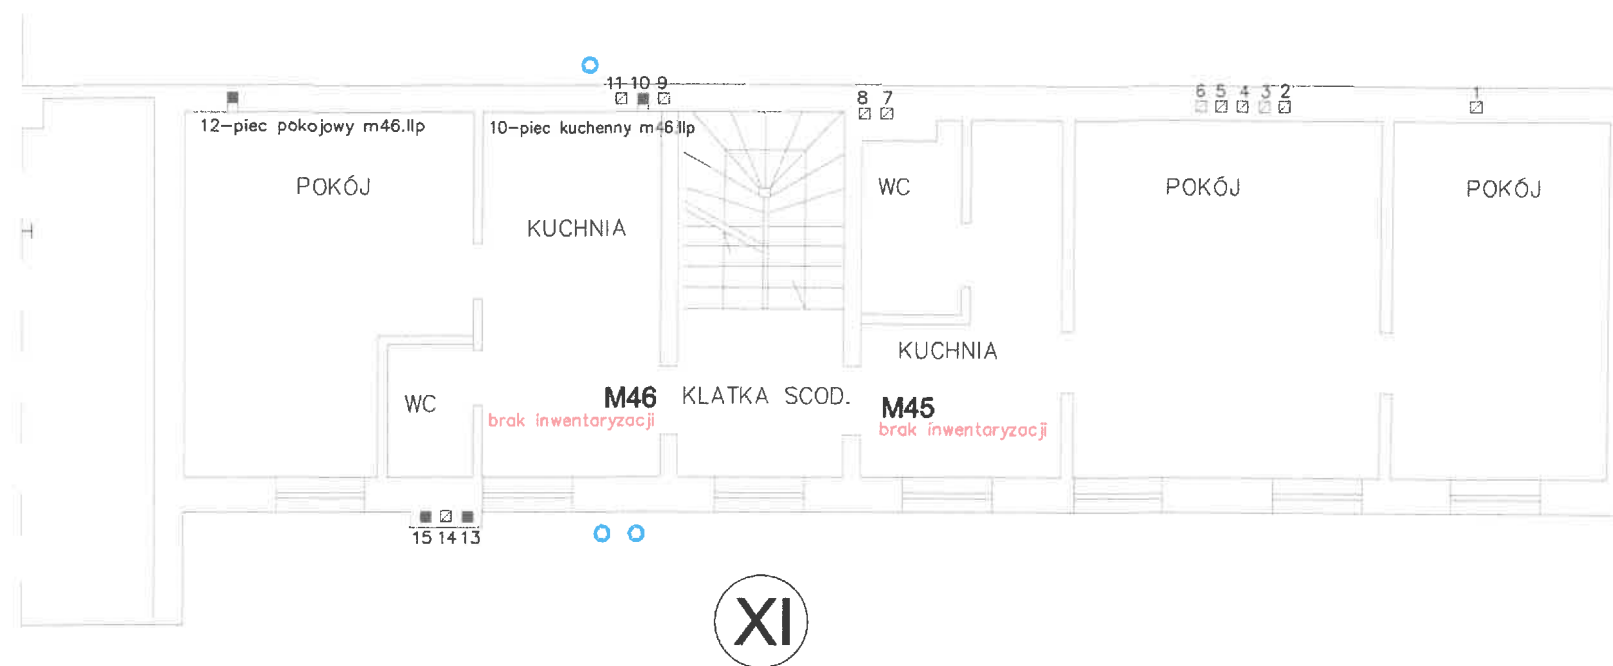

Uwaga:

Mieszkania oznaczone jako "brak inwentaryzacji" są poza zakresem opracowania z powodu braku możliwości wykonania opinii kominiarskiej.
 W przypadku braku możliwości zamontowania w jednym oknie dwóch nawiewników o wydajności $V=30 \text{ m}^3/\text{h}$, zamontować dwa nawiewniki $V=20 \text{ m}^3/\text{h}$
 Zapewnić przepływ powietrza od nawiewników okiennych do kratki wentylacji wywiewnej poprzez montaż kratki w drzwiach wewnętrznych lub podcięcie drzwi.

PRACOWNIA PROJEKTOWA PROJMAR MARCIN BUDZIŃSKI				
Kłopot 6 88-100 Inowrocław		tel.: 691 812 435 e-mail: marcin.budzinski@poczta.fm www.projmar.pl		
nazwa i adres obiektu budowlanego INSTALACJA WENTYLACJI GRAWITACYJNEJ W BUDYNKU MIESZKALNYM WIELORODZINNYM ul. Dworcowa 53D, 88-100 Inowrocław				
nazwa i adres inwestora WSPÓLNOTA MIESZKANIOWA DWORCOWA 53D ul. Dworcowa 53D, 88-100 Inowrocław				
tytuł rysunku Rzut II piętra - instalacja wentylacyjna				
projektował	nr upr.	specjalność	data	podpis
mgr inż. Marcin Budziński	KUP/0172/ PWOS/09	instalacje sanitarne	29.05.2024	
sprawił	KUP/0058/ POOS/08	instalacje sanitarne	29.05.2024	
		branża	skala	nr vs.
		sanitarna	1:100	3