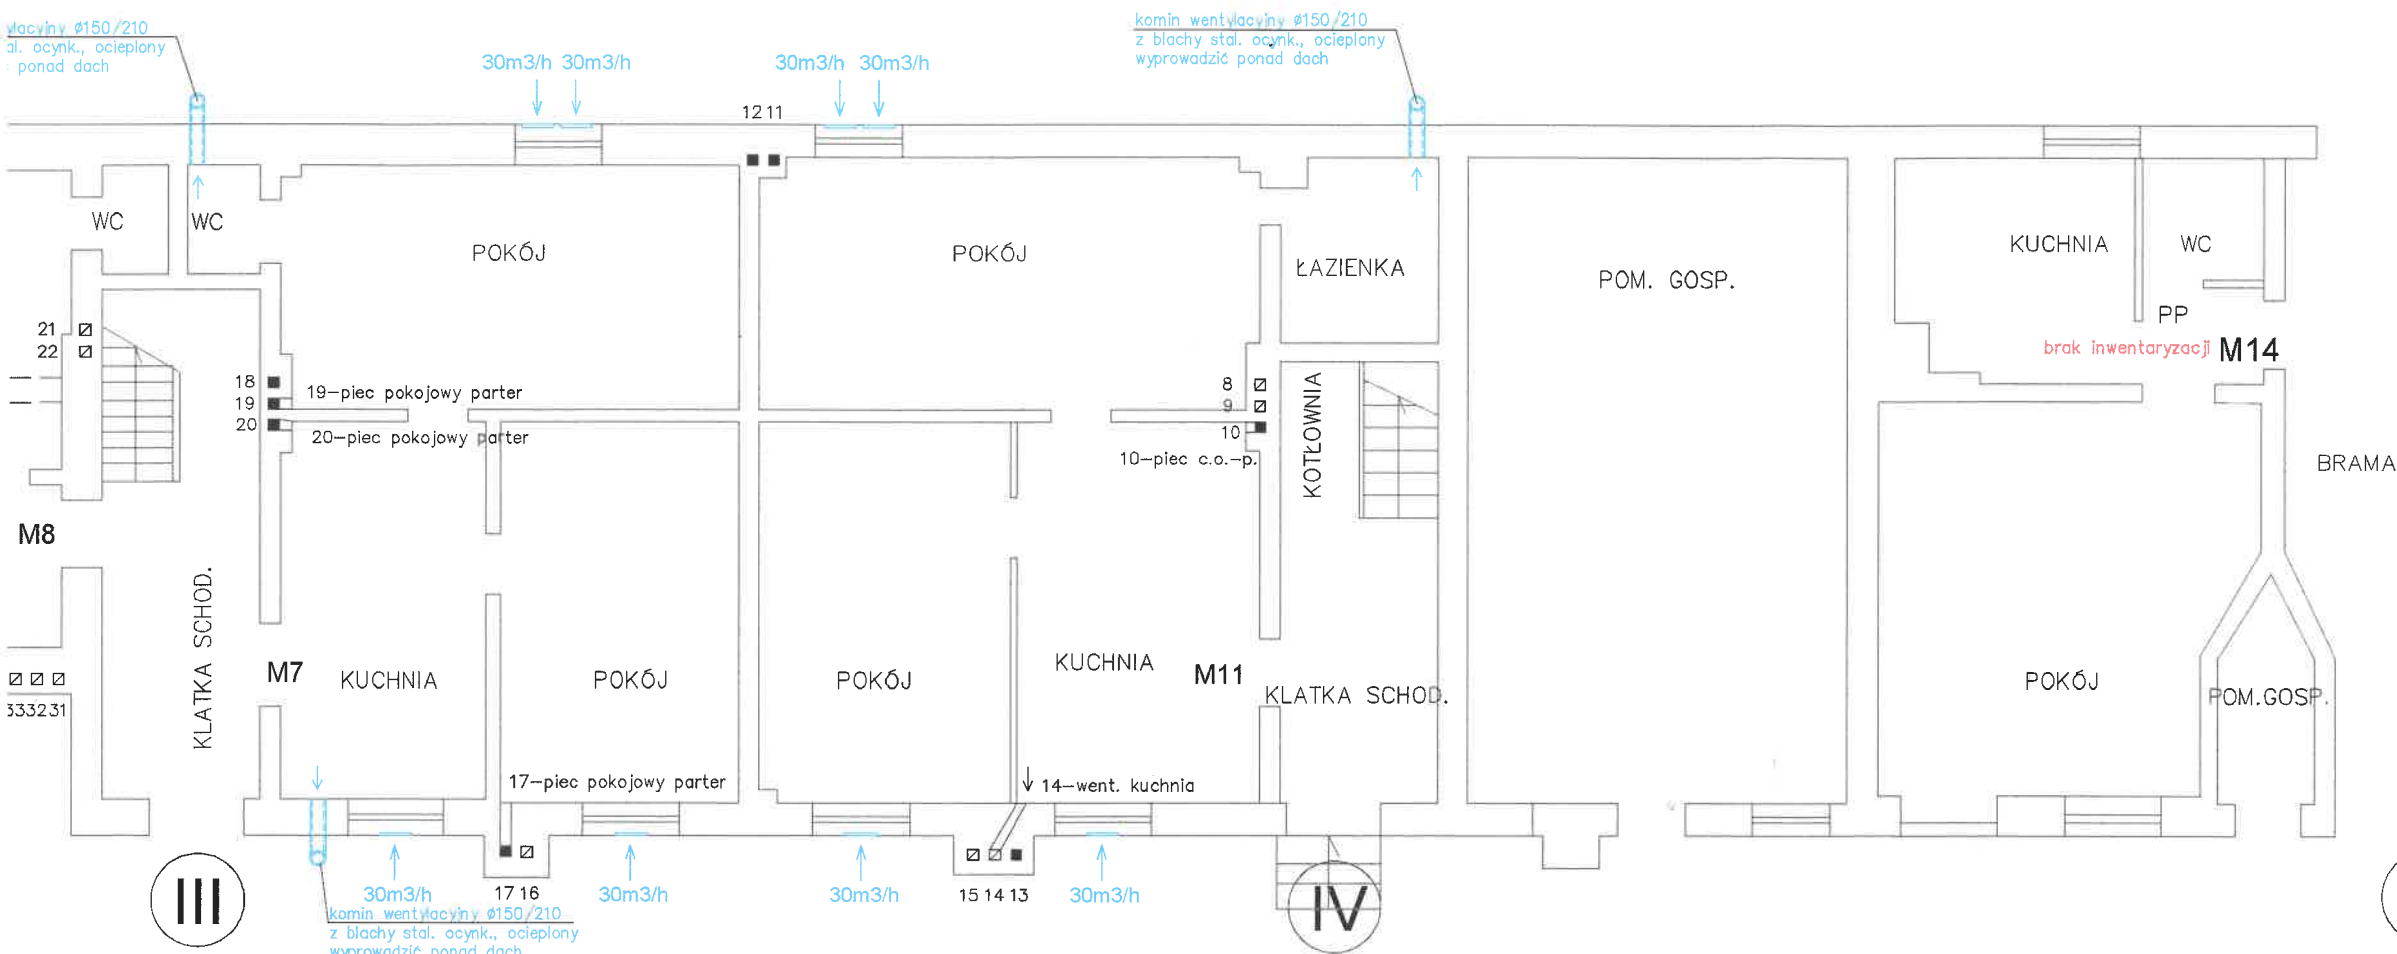


PRACOWNIA PROJEKTOWA PROJMAR MARCIN BUDZIŃSKI Kłopot 6 88-100 Inowrocław					tel.: 691 812 435 e-mail: marcin.budziński@poczta.fm www.projmar.pl
nazwa i adres obiektu budowlanego INSTALACJA WENTYLACJI GRAWITACYJNEJ W BUDYNKU MIESZKALNYM WIELORODZINNYM ul. Dworcowa 53A, 88-100 Inowrocław					
nazwa i adres inwestora WSPÓLNOTA MIESZKANIOWA DWORCOWA 53A ul. Dworcowa 53A, 88-100 Inowrocław					
tytuł rysunku Rzut parteru - instalacja wentylacyjna					
projektował mgr inż. Marcin Budziński	nr upr. KUP/0172/ PWOS/09	specjalność instalacje sanitarne	data 29.05.2024		
sprawdził mgr inż. Wojciech Patyk	KUP/0058/ POOS/08	instalacje sanitarne	29.05.2024		
	branża sanitarna		skala 1:100	nr rys. 1	